

## LAMPIRAN



**Gambar 1.** Survey Topografi



**Gambar 2.** Fasilitas Pendidikan



**Gambar 3.** Fasilitas Ibadah



**Gambar 4.** Survey Topografi



**Gambar 5.** Fasilitas Kesehatan



**Gambar 6.** Fasilitas Pendidikan



JURUSAN TEKNIK LINGKUNGAN  
FAKULTAS TEKNIK  
UNIVERSITAS TANJUNGPURA

TUGAS AKHIR

PERENCANAAN SISTEM JARINGAN  
TRANSMISI DAN DISTRIBUSI AIR  
BERSIH DESA SUNGAI RENGAS,  
KECAMATAN SUNGAI KAKAP,  
KABUPATEN KUBU RAYA

JUDUL GAMBAR

DETAIL KONSTRUKSI  
PENOPANG PIPA DAN  
BETON PENAHAN PIPA

SKALA

1 : 10  
1 : 25

NAMA MAHASISWA

AGUM SATRIA  
D1051171050

DOSEN PEMBIMBING

Dr. RIZKI PURNAINI, S. T., M.T.  
197207231998022001

ULLI KADARIA, S. T., M.T.  
198810192015042001

CATATAN


TANGGAL

NO. LEMBAR

1


JUMLAH LEMBAR

4

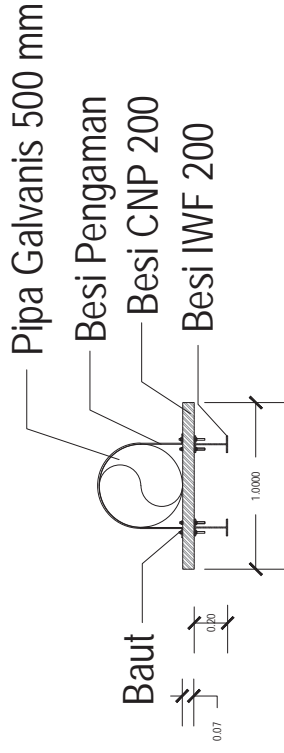

Detail Konstruksi Penopang Pipa

Skala 1 : 10

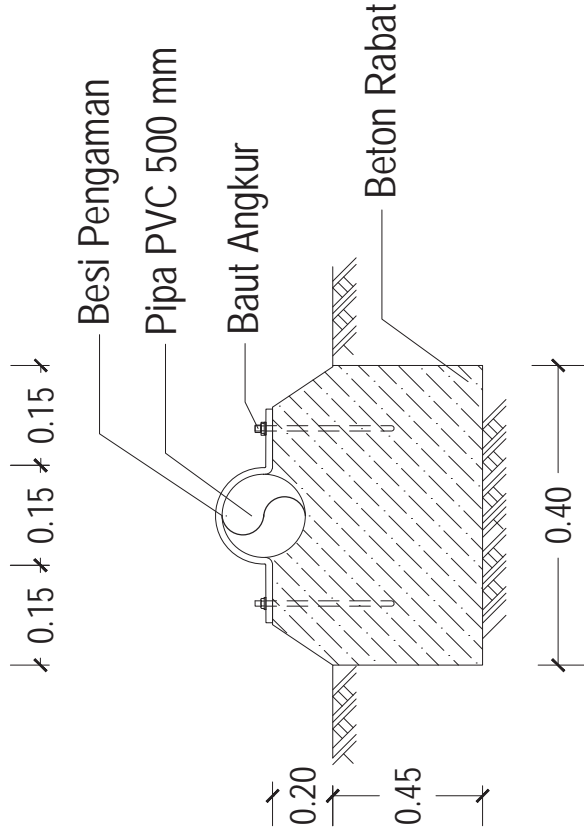

Beton Penahan Pipa

Skala 1 : 25



JURUSAN TEKNIK LINGKUNGAN  
FAKULTAS TEKNIK  
UNIVERSITAS TANJUNGPURA

TUGAS AKHIR

PERENCANAAN SISTEM JARINGAN  
TRANSMISI DAN DISTRIBUSI AIR  
BERSIH DESA SUNGAI RENGAS,  
KECAMATAN SUNGAI KAKAP,  
KABUPATEN KUBU RAYA

JUDUL GAMBAR

TAMPAK JEMBATAN PIPA  
DAN DENAH JEMBATAN PIPA

SKALA

1 : 200

NAMA MAHASISWA

AGUM SATRIA  
DT051171050

DOSEN PEMBIMBING

Dr. RIZKI PURNAINI, S.T., M.T.  
197207231998022001

ULLI KADARIA, S.T., M.T.  
198810192015042001

CATATAN


TANGGAL

NO. LEMBAR

2


JUMLAH LEMBAR

4

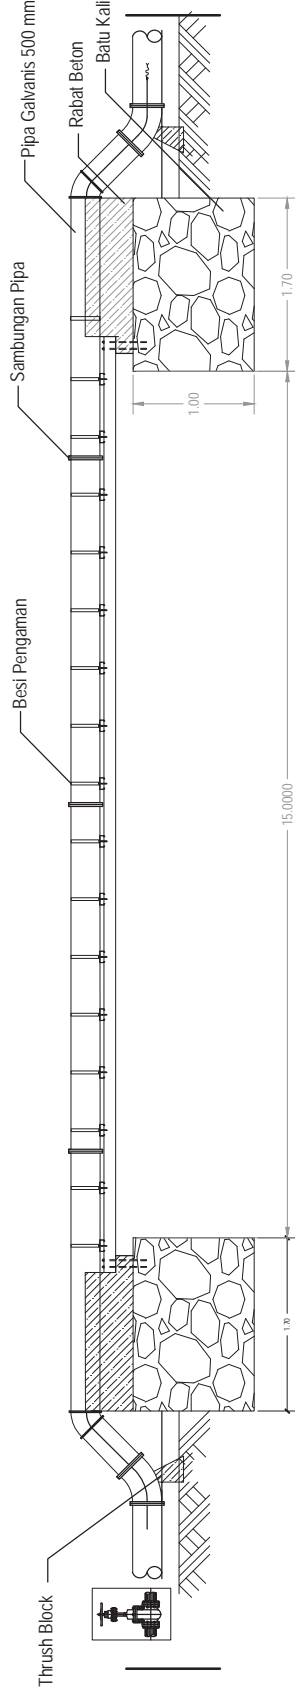

Tampak Jembatan Pipa

Skala 1 : 200

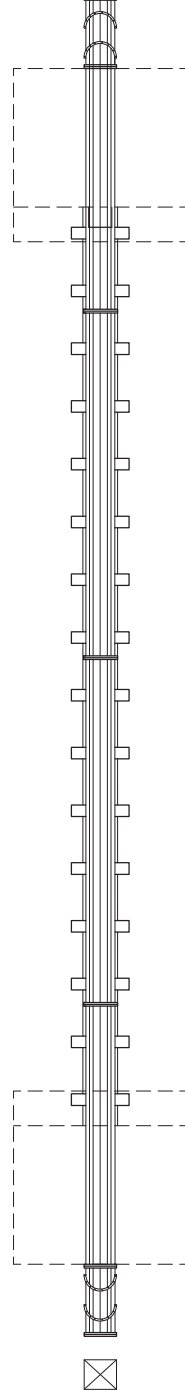

Denah Jembatan Pipa

Skala 1 : 200



JURUSAN TEKNIK LINGKUNGAN  
FAKULTAS TEKNIK  
UNIVERSITAS TANJUNGPURA

TUGAS AKHIR

PERENCANAAN SISTEM JARINGAN  
TRANSMISI DAN DISTRIBUSI AIR  
BERSIH DESA SUNGAI RENGAS,  
KECAMATAN SUNGAI KAKAP,  
KABUPATEN KUBU RAYA

JUDUL GAMBAR

AKSESORIS PIPA

SKALA

1 : 25

NAMA MAHASISWA

AGUM SATRIA  
D1051171050

DOSEN PEMBIMBING

Dr. RIZKI PURNAINI, S. T., M. T.  
197207231998022001

ULLI KADARIA, S. T., M. T.  
198810192015042001

CATATAN


TANGGAL

NO. LEMBAR


3

JUMLAH LEMBAR


4

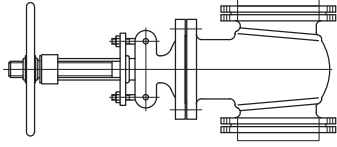


Gate Valve

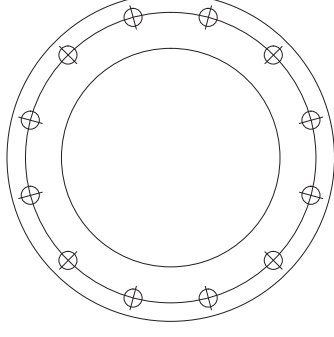


Flange

 


Stub Flange

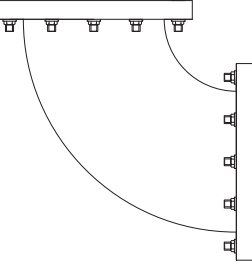

Elbow 90°

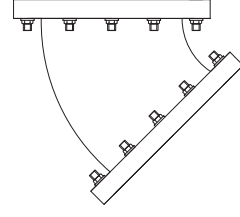

Elbow 45°

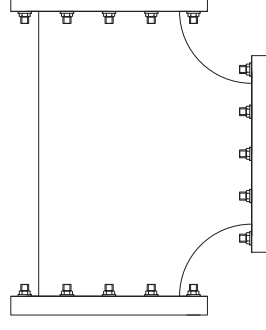

T Junction



JURUSAN TEKNIK LINGKUNGAN  
FAKULTAS TEKNIK  
UNIVERSITAS TANJUNGPURA

TUGAS AKHIR

PERENCANAAN SISTEM JARINGAN  
TRANSMISI DAN DISTRIBUSI AIR  
BERSIH DESA SUNGAI RENGAS,  
KECAMATAN SUNGAI KAKAP,  
KABUPATEN KUBU RAYA

JUDUL GAMBAR

SITE PLAN

SKALA

1 : 30

NAMA MAHASISWA

AGUM SATRIA  
D1051171050

DOSEN PEMBIMBING

Dr. RIZKI PURNAINI, S. T., M. T.  
197207231998022001

ULLI KADARIA, S. T., M. T.  
198810192015042001

CATATAN


TANGGAL

NO. LEMBAR

4

JUMLAH LEMBAR

4

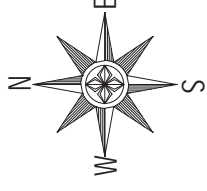

# SUNGAI KAPUAS

